


RZUT PODDASZA

Skala 1:100

2264

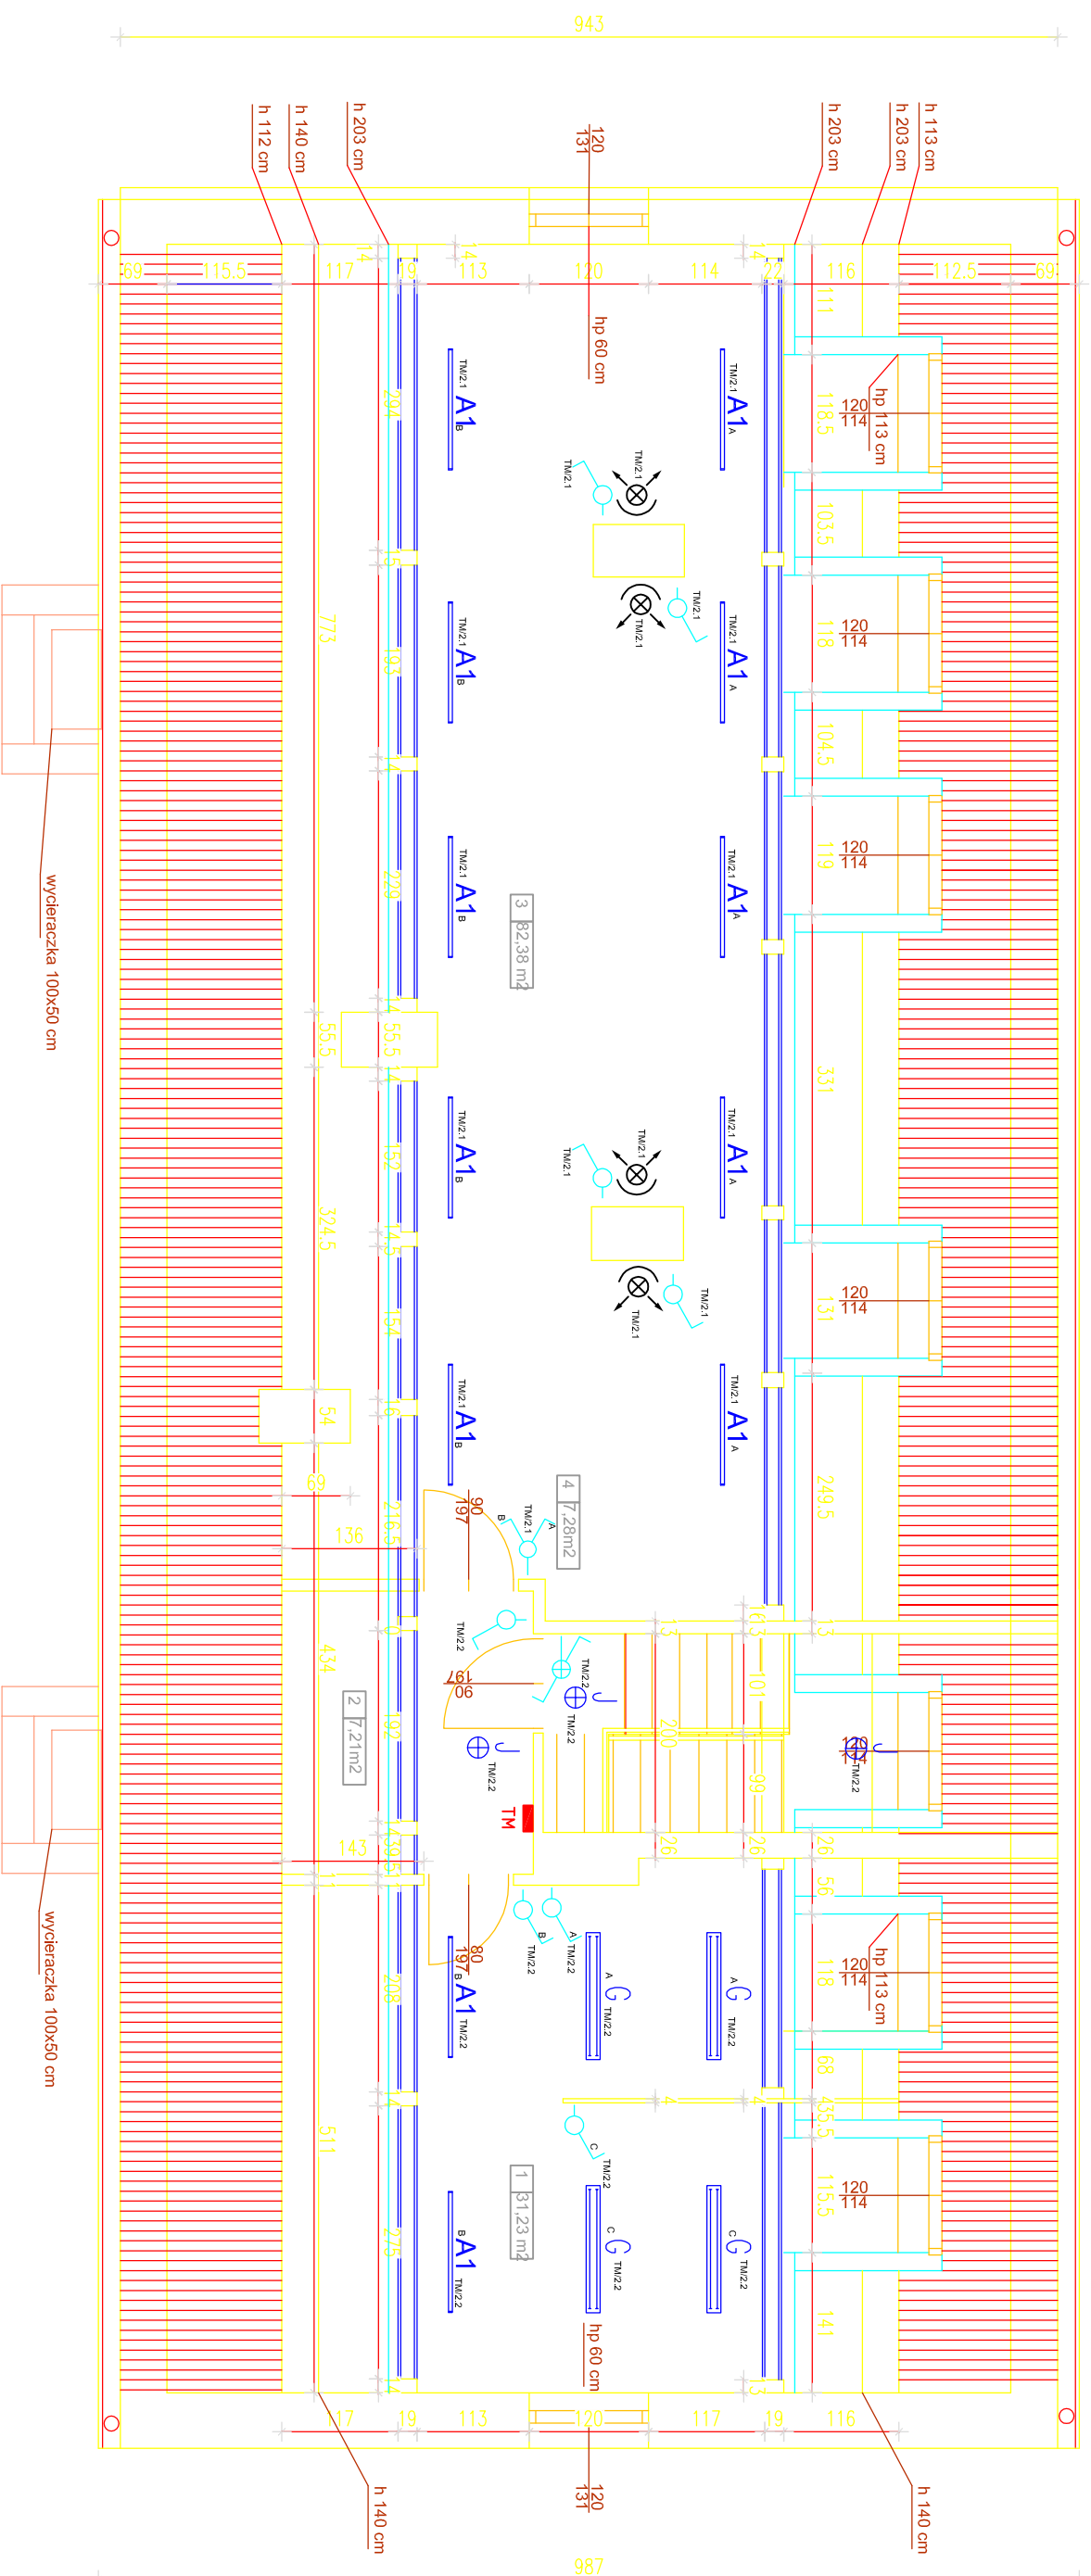

Nr	Rodzaj pomieszczenia	Pow. użytk.	Pow. podłogi	Rodzaj posadzki
1	Pracownia	m2	31,23 m2	pos. ceramiczna
2	Komunikacja	m2	7,21 m2	pos. ceramiczna
3	Pracownia	m2	82,38 m2	panele podłogowe
4	Klatka schodowa	m2	7,28 m2	pos. ceramiczna
Razem		m2	128,10 m2	

A1 OPRAWA OŚWIETLENIOWA BELKA ZE 1/58W T26 EVG IP 54

G OPRAWA OŚWIETLENIOWA TCW216 2xTL-D58W HFP IP 54

⊗ OPRAWA OŚWIETLENIOWA: 1x70W – REFLEKTOR

⊕ OPRAWA OŚWIETLENIOWA PLAFONIERA 1x60 W

System podstawowej ochrony przed porażeniem prądem elektrycznym - IZOLACJA
System dodatkowej ochrony przed porażeniem prądem elektrycznym - SZYBKIE WYŁĄCZENIE NAPIĘCIA
Instalacja w układzie TN - S

OBIEKT - TEMAT :	Budynek Podworski	branża	
INWESTOR :	Muzeum Okręgowe w Koninie	ELEKTRYCZNA	
LOKALIZACJA :	62-510 Konin ul. Muzealna 6	data	03.2014
TEMAT RYSUNKU :	Rzut poddasza	skala	1:100
INSTALACJA ELEKTRYCZNA	mgr inż. Ireneusz Jętko urządzeń elektrycznych i elektroenergetycznych bez ograniczeń nr GRI. 7342-9/97	nr rys.	E1