


RZUT DACHU

Skala 1:100

2264

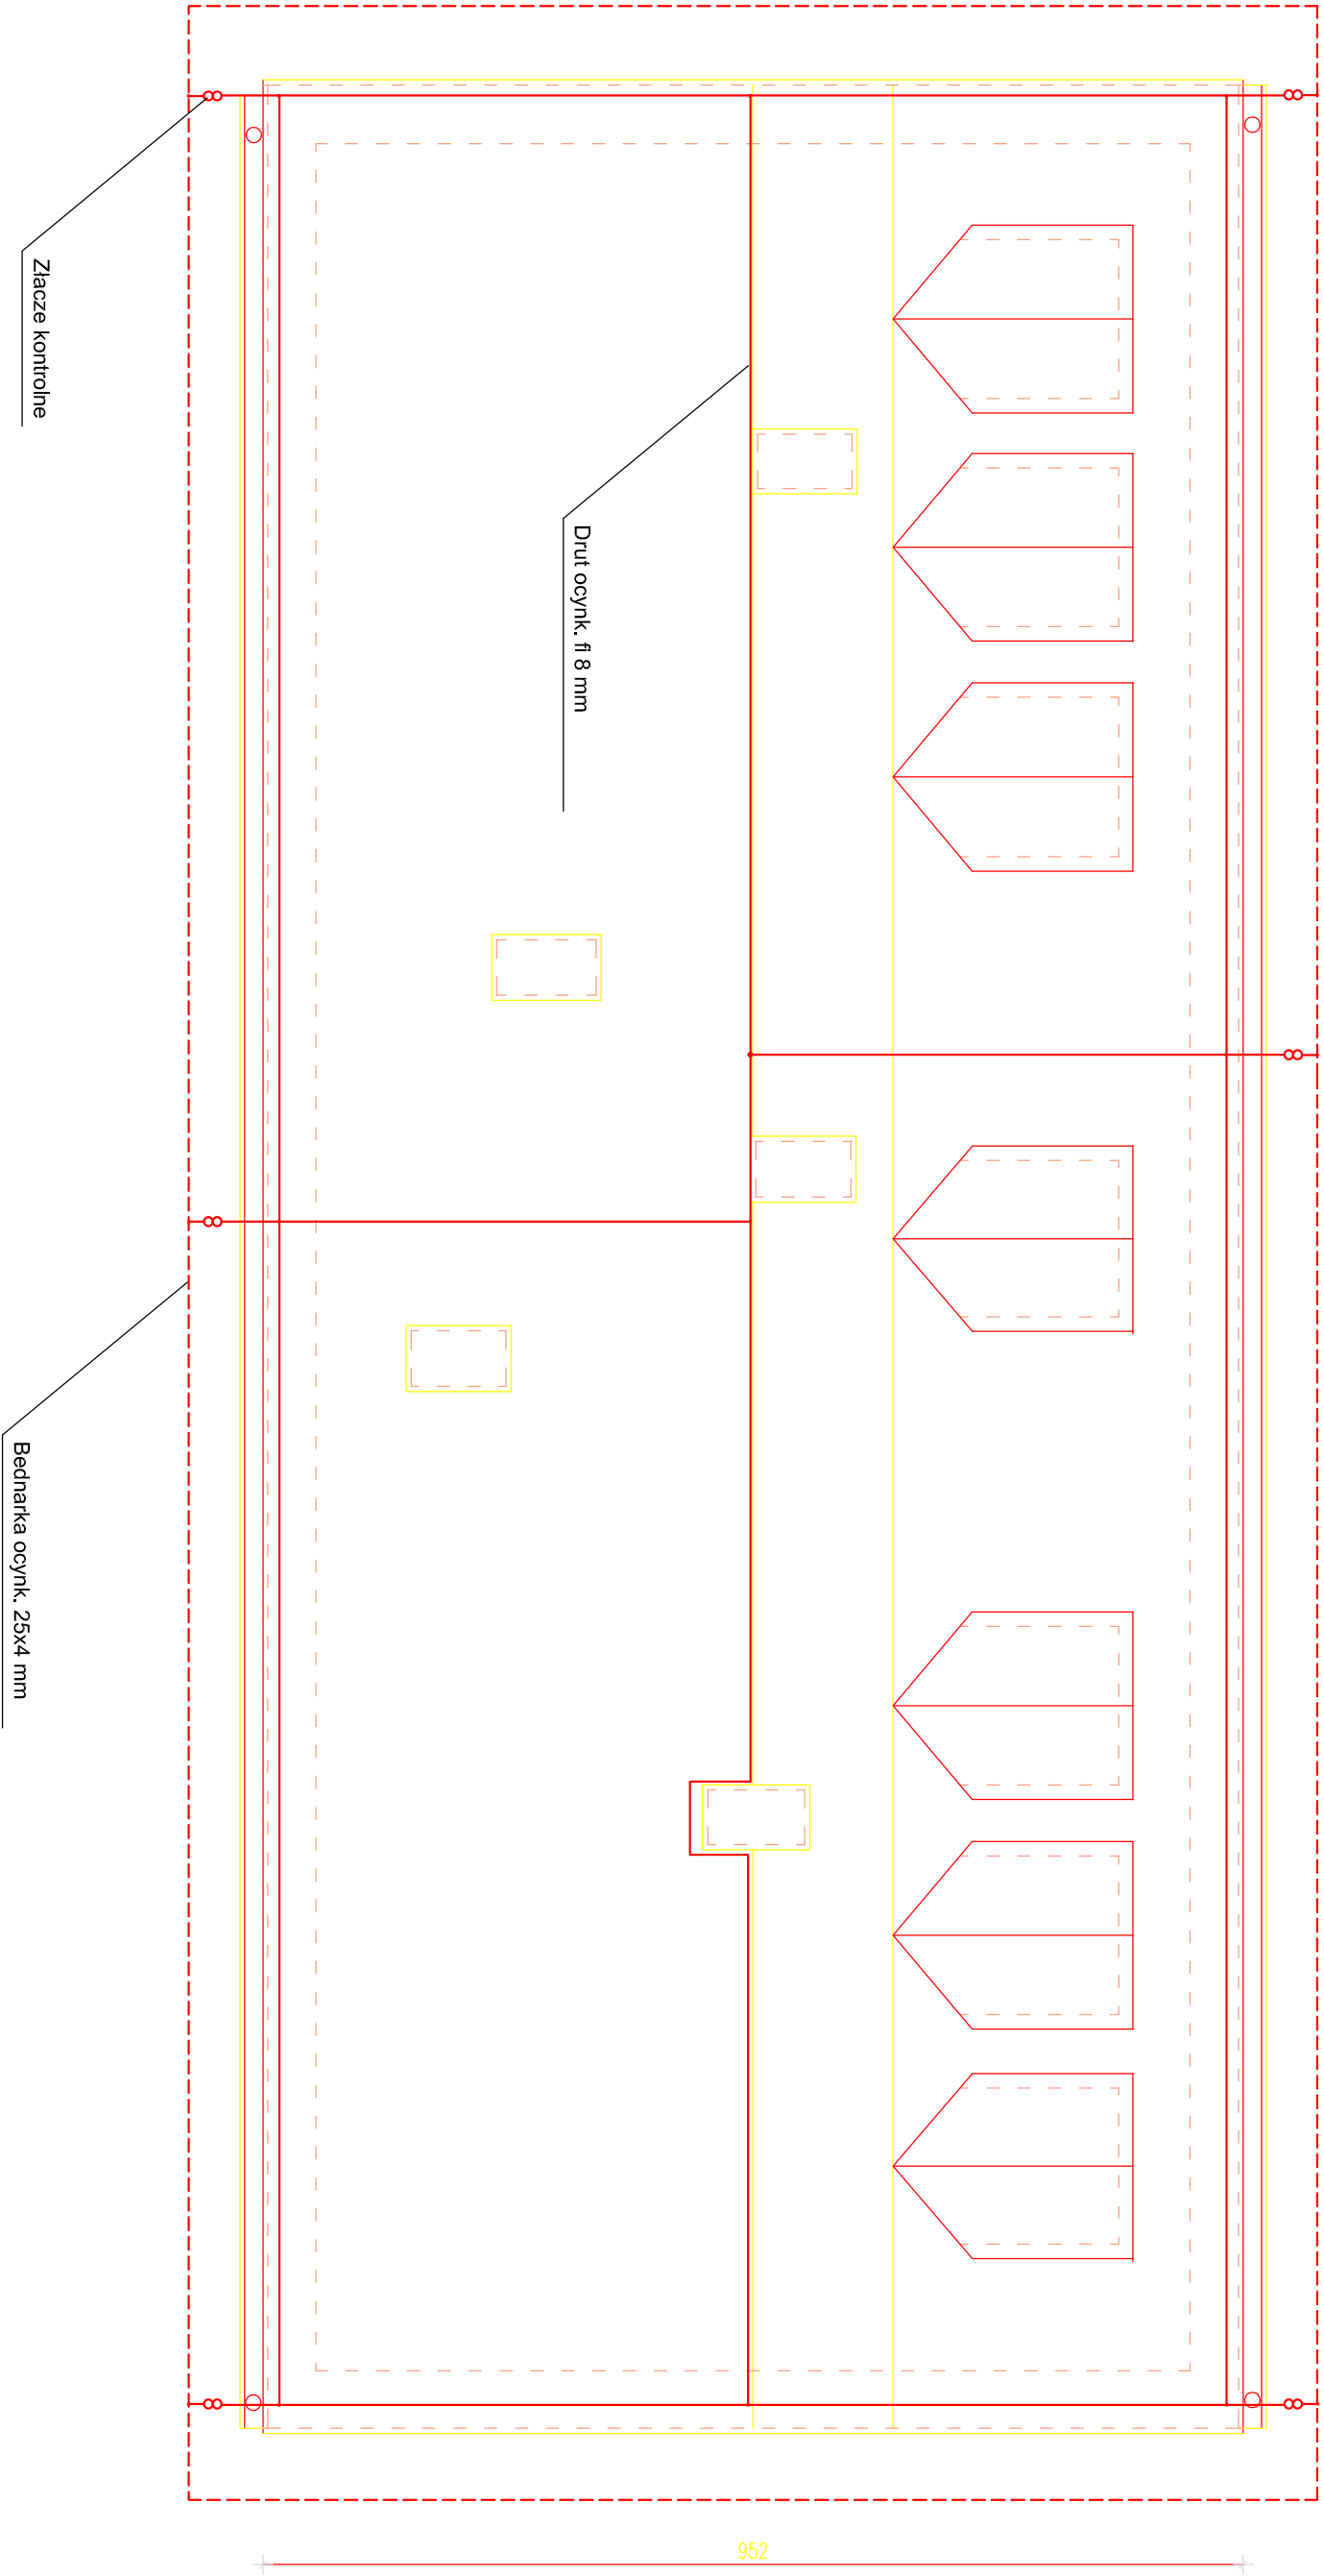

OBIEKT - TEMAT : Budynnek Podworski	
INWESTOR :	Muzeum Okręgowe w Koninie
LOKALIZACJA :	62-510 Konin ul. Muzealna 6
TEMAT RYSUNKU :	Rzut dachu
INSTALACJA ELEKTRYCZNA	branża ELEKTRYCZNA
mgr inż. Ireneusz Jętko upr. w spec. instalacyjnej w zakresie sieci, instalacji i urządzeń elektrycznych i elektroenergetycznych bez ograniczeń nr G9B1. 7342-8/97	
skala 1:100	nr rys. E3
03.2014	